


特記なき配線は下記の通りとする

— (solid line)	VVF1.6-2C	-#-#- (dashed line)	VVF2.0-2C	-#-#-#- (dash-dot line)	VVF1.6-3C
-#-#- (dashed line)	VVF2.0-3C	-#-#-#- (dash-dot line)	VVF1.6-2C*2	-#-#-#-#- (dash-dot-dot line)	VVF1.6-2C+3C
-#-#-#- (dash-dot-dot line)	VVF1.6-3C*2				

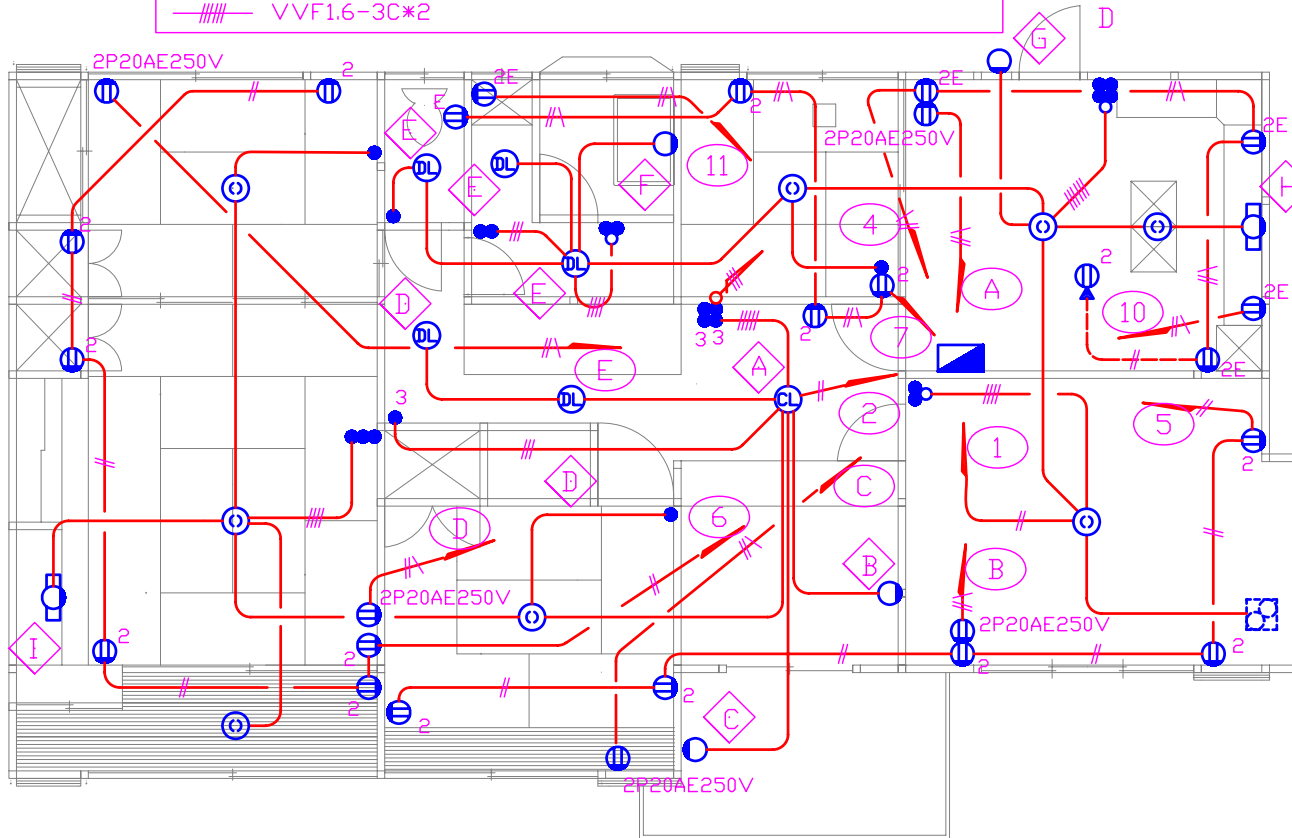

				日付 00年10月10日	工事名称 山田邸新築工事	図面番号 E-005
				縮尺 1/100	図面名 電灯コンセント設備図 1階	